




※ 湯沸器
(屋外設置)

10000

7000

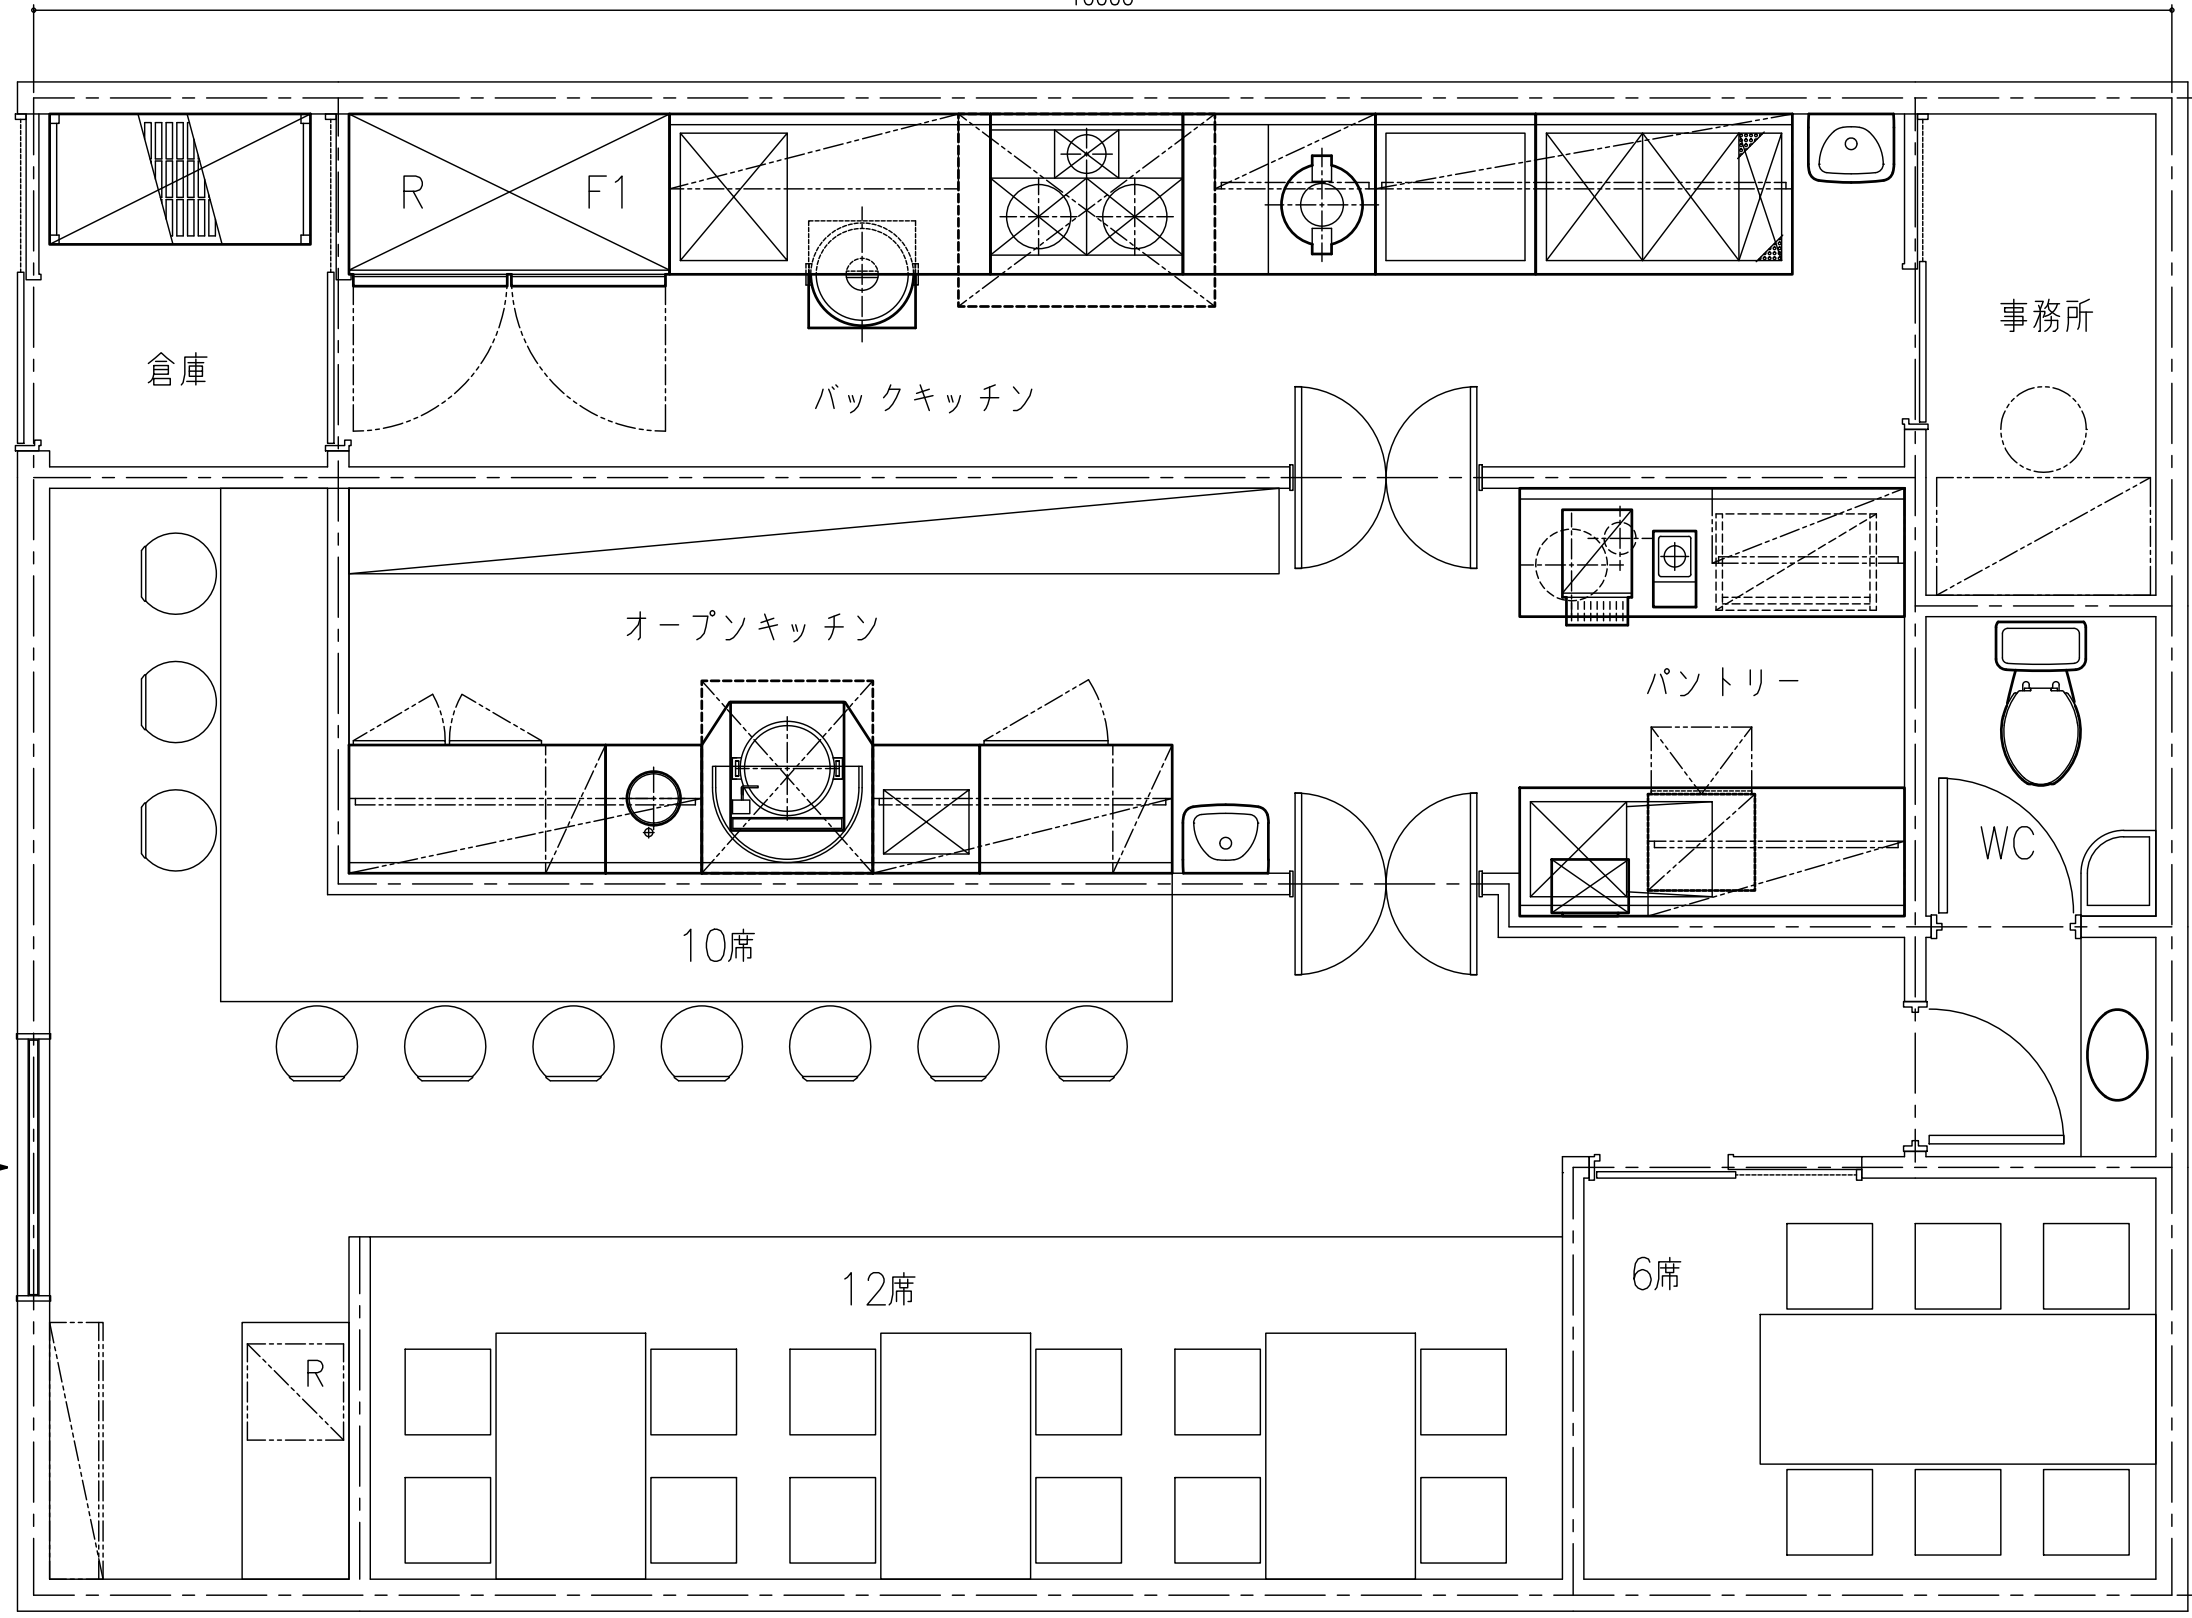

▲ 注意：この設計図書は厨房室の下地材及び仕上材を不燃材と見なして設計してあります。

管理元事業所
ファイルNo HOH01
物件No 001877-0055-2004-0009



凡例					
給水	排水	給気	1φ200V	冷却水出口	
給湯	ガス	排気	3φ200V	フード	
排水	ガス	1φ100V	冷却水入口		

検図
設計
製図
渡辺

現場名
天ぷら

図名
厨房機器配置平面図

年月日 04.03.23
縮尺 A4=1/50
図面No