


9500

7500

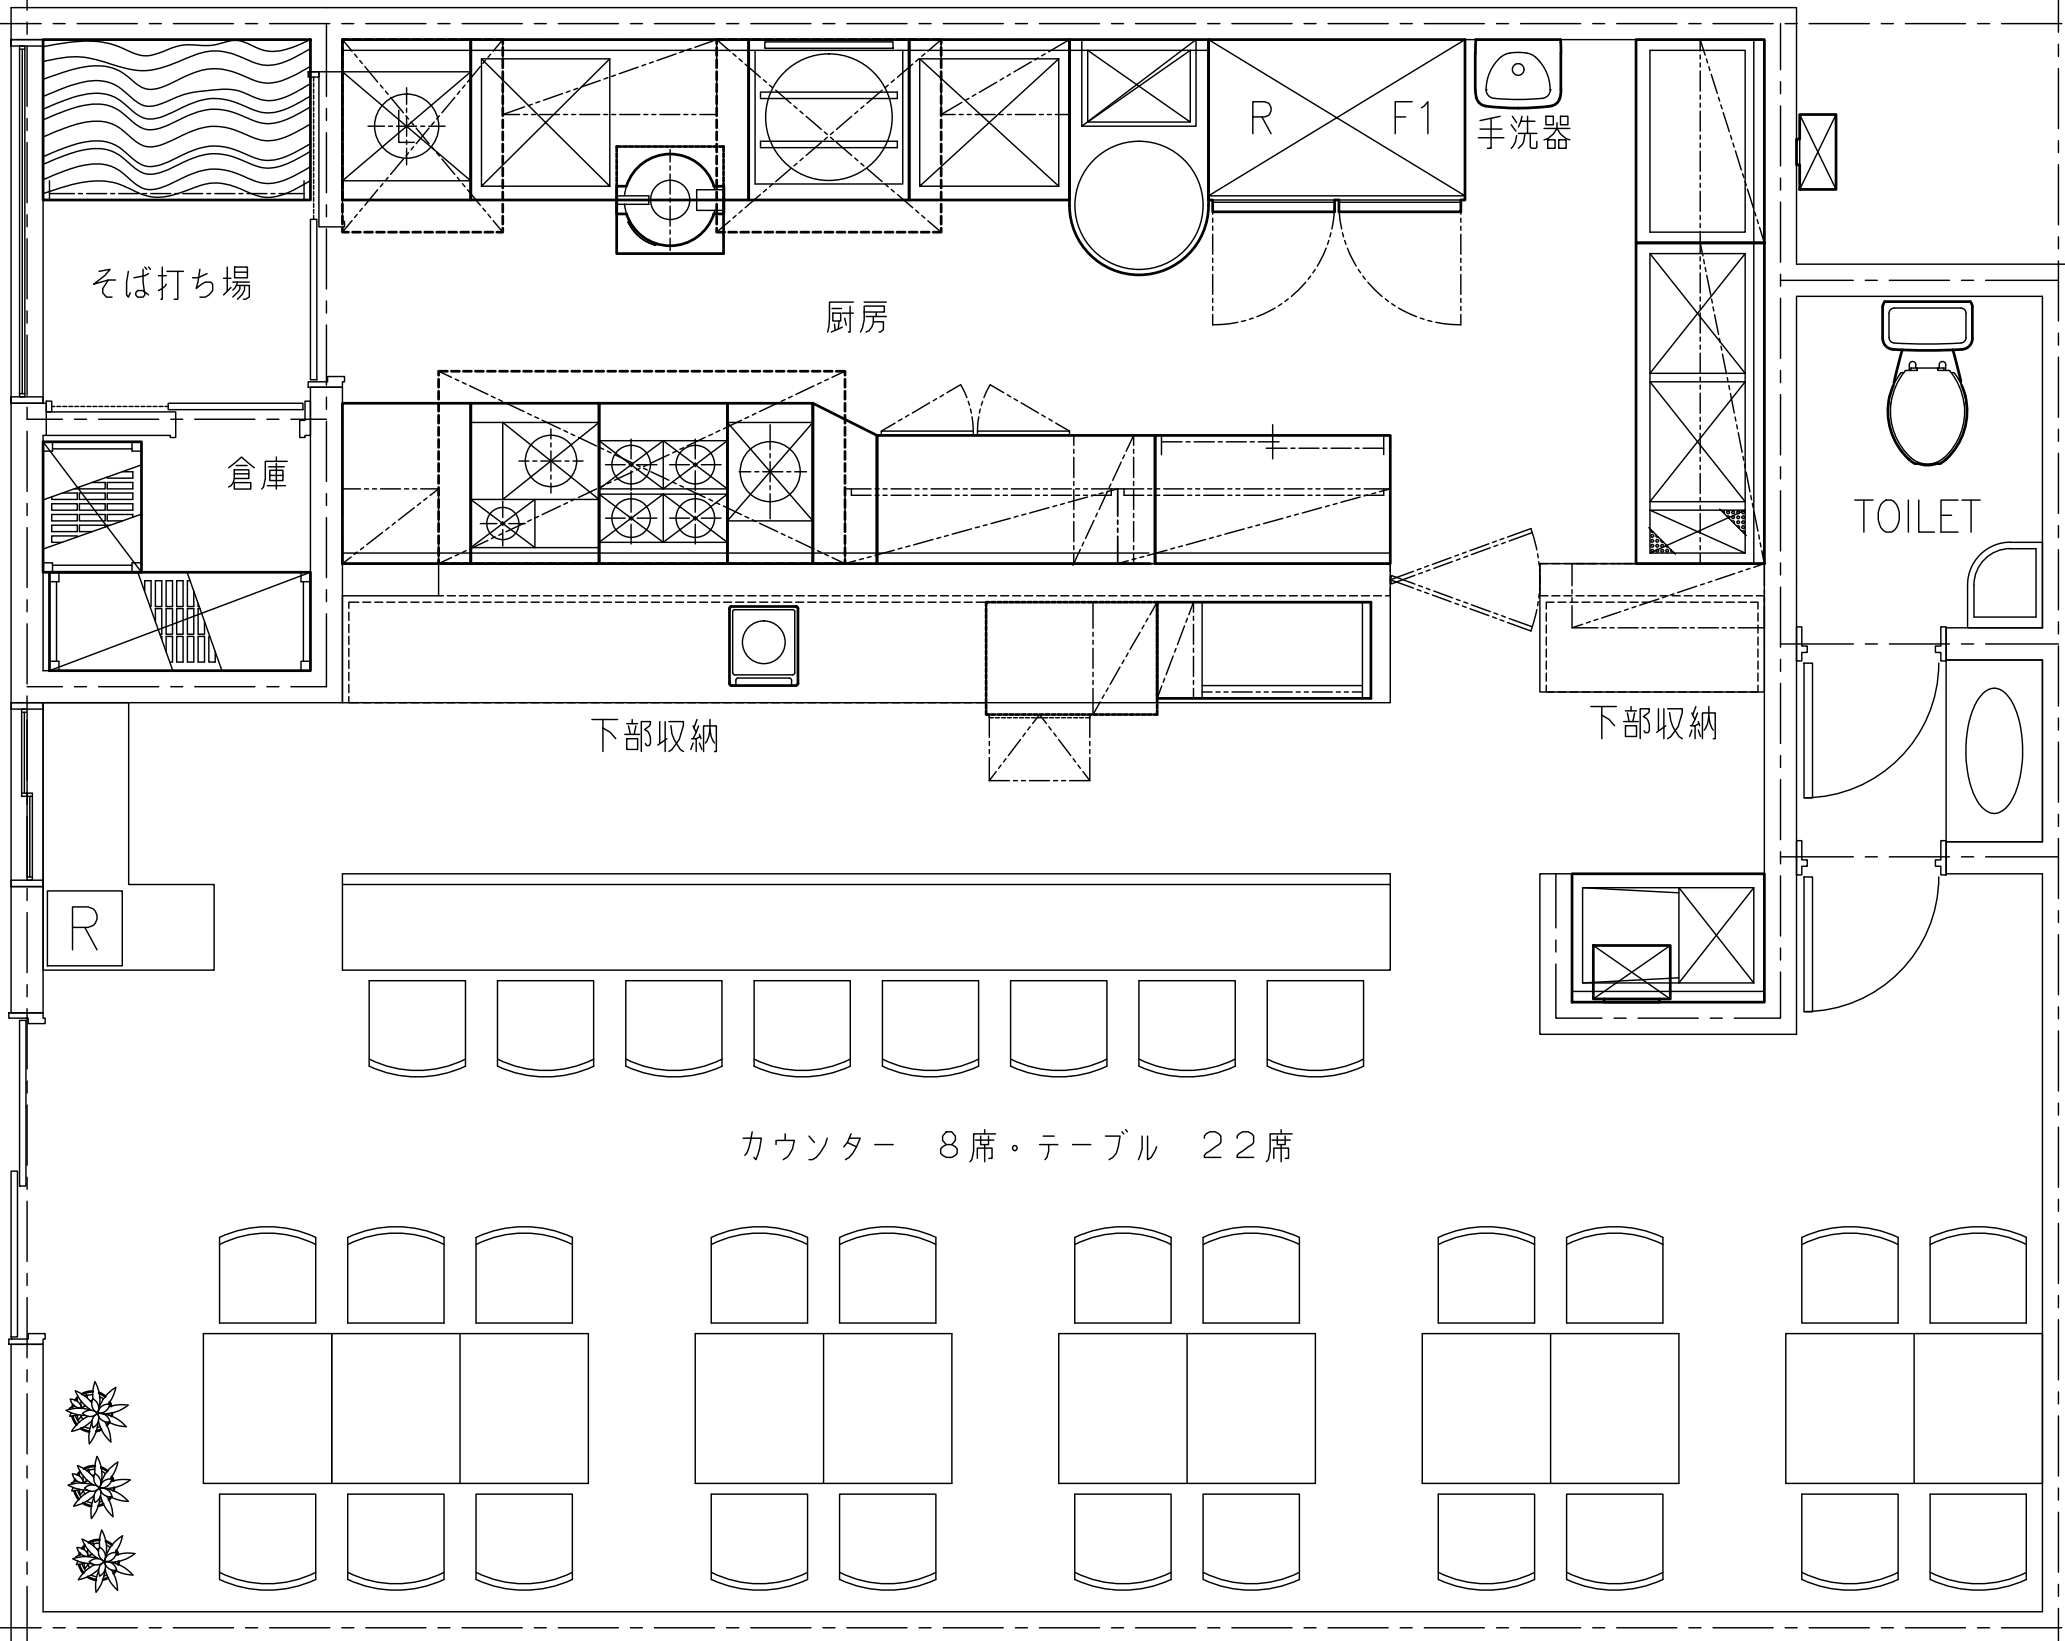

そば打ち場

厨房

手洗器

倉庫

TOILET

下部収納

下部収納

R

店内出入口

カウンター 8席・テーブル 22席

注意：この設計図書は厨房室の下地材及び仕上材を不燃材と見なして設計してあります。

管理元事業所
 ファイルNo HOH01
 物件No 001877-0055-2004-0002



凡例					
給水	排水	給気	1φ200V	冷排水出口	
給湯	ガス	排気	3φ200V	フード	
排水	ガス	1φ100V	冷排水入口		

検図 設計 製図 現場名

うどん・蕎麦

図名 厨房機器配置平面図

年月日
 縮尺 1/25
 図面No