

▲注意：この設計図書は厨房室の床材及び仕上材を不燃材と見なして設計してあります。

管理元事業所
 ファイルNo HOH01A
 物件No 001877-0055-2003-0024




凡例	
給水	排水
給気	排気
1φ200V	3φ200V
1φ100V	冷排水出口
冷排水入口	フード

検図 設計 製図 現場名

惣菜CK (日配弁当・3800食) 1階

図名 厨房機器配置平面図

年月日
 縮尺 1/50
 図面No

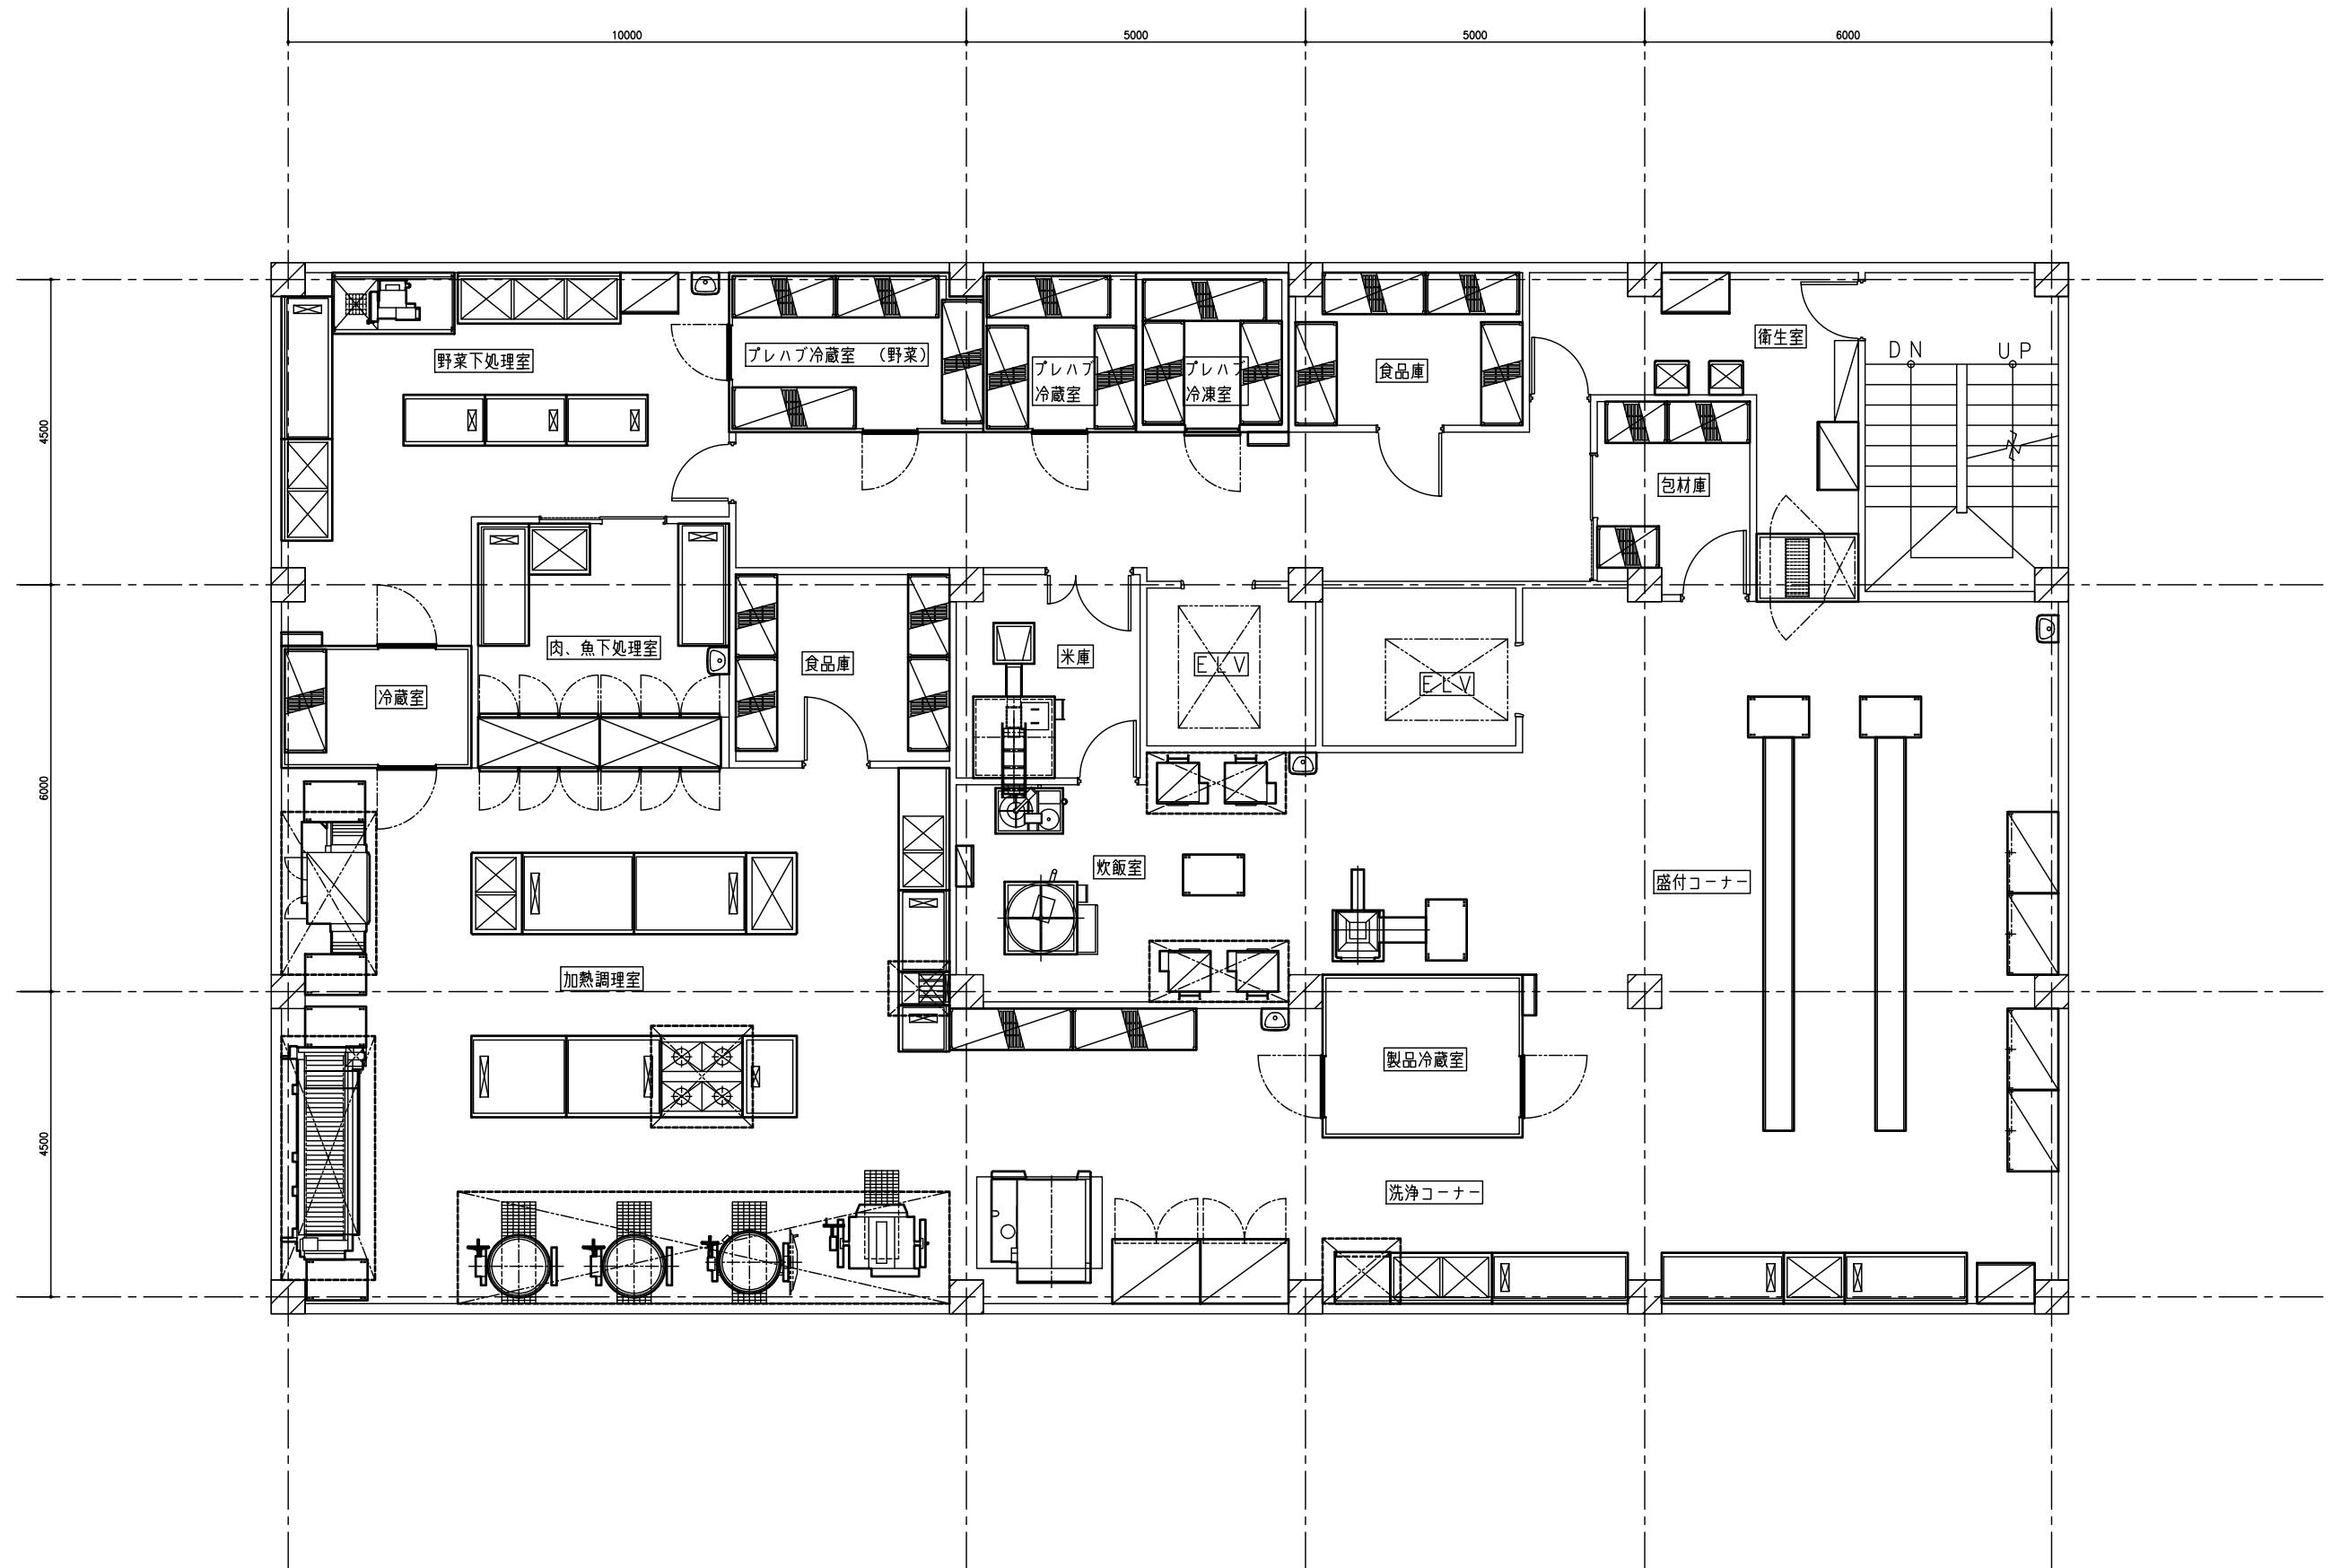

▲ 注意：この設計図書は厨房室の床材及び仕上材を不燃材と見なして設計してあります。

管理元事業所
 ファイルNo HOHO2A
 物件No 001877-0055-2003-0024



凡例	
給水	排水
給気	排気
給電	排電
給水	給水
給気	給気
給電	給電
給水	給水
給気	給気
給電	給電
給水	給水
給気	給気
給電	給電

検図	設計	製図	現場名

惣菜CK (日配弁当・3800食) 2階

厨房機器配置平面図

年月日
 縮尺 1/50
 図面No